

UMIARZ, nie wyklucza ona zlecenia w dowolnym momencie o skorygowanie informacji w tym z załącznika historycznych lub niedoprecyzowane obowiązkowo zgodnie do przepisów (Ustawa z dnia 17 marca 1969 r. Prawo Gospodarki Nieruchomościami, § 12, § 19, § 24, § 28)


STAROSTWO POWIATOWE
Bielski Rejonowy Rejonowy Inspektor
o WIELU NI
 ul. Słowackiego 1, tel. (043) 843-39-11
 kod poczt. 43-400-000

Wzrost: 178 cm
 Ciężar ciała: 78 kg
 Data: 2014-08-20

MAPA DO CELÓW PROJEKTOWYCH

Opis zadania	Projektowanie i nadzór nad instalacją sieci wodociągowej w miejscowości Brzeziny, gm. Skomlin
Adres inwestycji	ul. Wieruszowska, 98-400 Wieruszów, ul. Podzamcze 4
Wzrost	178 cm
Waga	78 kg
Wzrost	178 cm
Waga	78 kg
Wzrost	178 cm
Waga	78 kg
Wzrost	178 cm
Waga	78 kg
Wzrost	178 cm
Waga	78 kg

Nazwa i adres inwestycji	Projektowanie i nadzór nad instalacją sieci wodociągowej w miejscowości Brzeziny, gm. Skomlin
Adres inwestycji	ul. Wieruszowska, 98-400 Wieruszów, ul. Podzamcze 4
Wzrost	178 cm
Waga	78 kg
Wzrost	178 cm
Waga	78 kg
Wzrost	178 cm
Waga	78 kg
Wzrost	178 cm
Waga	78 kg

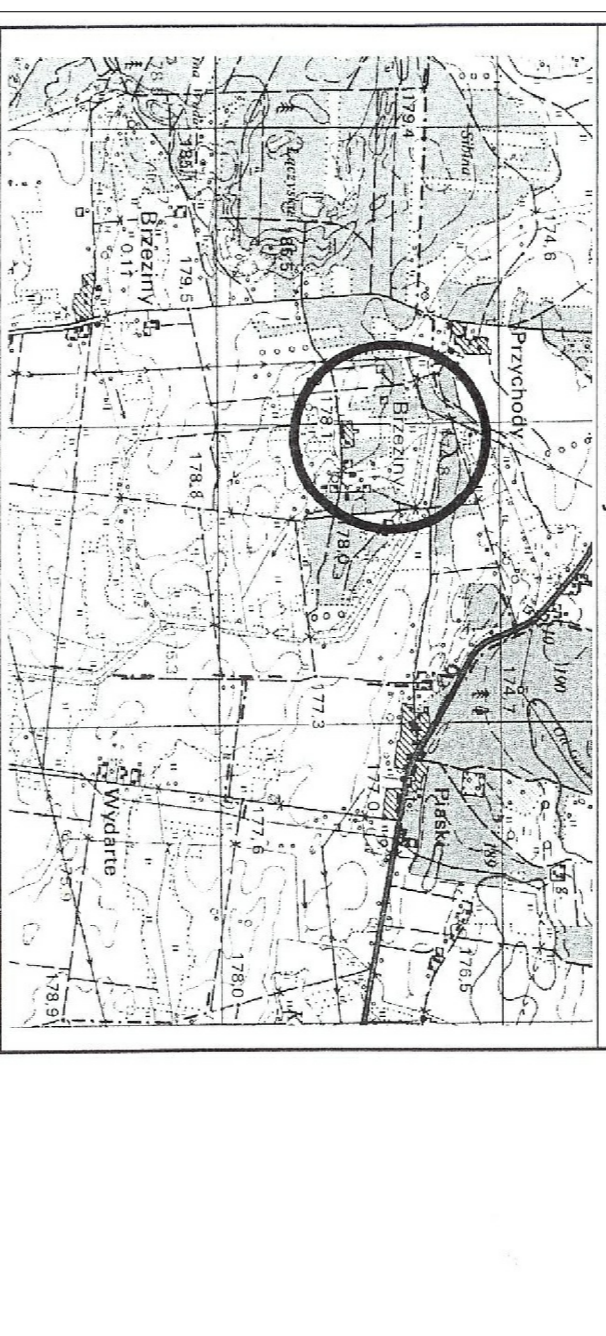

PROJEKTOWANIE I NADZOROWANIE ROBÓT
 w zakresie sieci i instalacji sanitarnych
 98-400 WIERUSZÓW, ul. Podzamcze 4

Projektant:	mgr inż. Michał Maruda	Pracownik:	mgr inż. Michał Maruda
Opis:	SIĘĆ WODOCIĄGOWA Z REZERWUARUJĄCĄ	Pracownik:	mgr inż. Michał Maruda
Opis:	SIĘĆ WODOCIĄGOWA Z REZERWUARUJĄCĄ	Pracownik:	mgr inż. Michał Maruda
Opis:	SIĘĆ WODOCIĄGOWA Z REZERWUARUJĄCĄ	Pracownik:	mgr inż. Michał Maruda
Opis:	SIĘĆ WODOCIĄGOWA Z REZERWUARUJĄCĄ	Pracownik:	mgr inż. Michał Maruda

LEGENDA:
 — sieć wodociągowa PVC 90
 — przyłącze wodociągowe P 50
 — studnia wodoszczelniona
 — studnia wodoszczelniona

PROJEKTOWANIE I NADZOROWANIE ROBÓT
 w zakresie sieci i instalacji sanitarnych
 98-400 WIERUSZÓW, ul. Podzamcze 4

Projektant:	mgr inż. Michał Maruda	Pracownik:	mgr inż. Michał Maruda
Opis:	SIĘĆ WODOCIĄGOWA Z REZERWUARUJĄCĄ	Pracownik:	mgr inż. Michał Maruda
Opis:	SIĘĆ WODOCIĄGOWA Z REZERWUARUJĄCĄ	Pracownik:	mgr inż. Michał Maruda
Opis:	SIĘĆ WODOCIĄGOWA Z REZERWUARUJĄCĄ	Pracownik:	mgr inż. Michał Maruda
Opis:	SIĘĆ WODOCIĄGOWA Z REZERWUARUJĄCĄ	Pracownik:	mgr inż. Michał Maruda

PLAN Zagospodarowania Terenu
 Skala: 1:500